

Помещение хранения автомобилей на 57 мест

Помещение хранения автомобилей на 97 мест


Помещение хранения автомобилей на 107 мест

Экспликация помещений		
Номер помеще...	Наименование	Площадь, м ²
Дымовая зона 1		
01.П.01.01	Помещение хранения автомобилей на 57 мест	2227.87 м ²
01.Ж.00.01	Лифтовый холл с подпором воздуха	11.87 м ²
01.Ж.00.02	Лифтовый холл с подпором воздуха	12.15 м ²
01.Ж.00.03	Лифтовый холл с подпором воздуха	12.15 м ²
01.Ж.00.04	Лифтовый холл с подпором воздуха	15.81 м ²
01.Т.01.01	Электрощитовая	12.09 м ²
01.Т.01.02	Электрощитовая	13.24 м ²
01.Т.01.03	Пом.телекоммуникаций	16.81 м ²
01.Т.01.04	Электрощитовая	13.24 м ²
01.Т.02.01	Электрощитовая	13.41 м ²
01.Т.03.01	Конната хранения доп.оборудования	5.81 м ²
01.Т.03.02	Приточно-вытяжная вентилятор	53.42 м ²
01.Т.03.03	Конната хранения доп.оборудования	5.81 м ²
01.Т.03.04	Конната хранения доп.оборудования	5.81 м ²
01.Л.01.01	Лестница	11.89 м ²
01.Л.08.01	Лестница	16.98 м ²
01.Л.09.01	Лестница	12.41 м ²
01.Л.10.01	Лестница	12.41 м ²
	Итого	2473.18 м²

Экспликация помещений		
Номер помеще...	Наименование	Площадь, м ²
Дымовая зона 2		
02.П.02.01	Помещение хранения автомобилей на 97 мест	284.36 м ²
02.П.02.01	Рампа	207.66 м ²
02.Ж.00.01	Лифтовый холл с подпором воздуха	11.87 м ²
02.Ж.00.02	Лифтовый холл с подпором воздуха	11.86 м ²
02.П.03.02	Комната хранения люминисцентных ламп	22.13 м ²
02.Т.00.01	Насосная станция	126.20 м ²
02.Т.01.01	Электрощитовая	11.29 м ²
02.Т.01.02	Электрощитовая	14.85 м ²
02.Т.01.03	Пом.телекоммуникаций	6.25 м ²
02.Т.01.04	Электрощитовая	17.92 м ²
02.Т.01.05	Пом.телекоммуникаций	13.21 м ²
02.Т.02.01	Помещение жироуловителя	34.56 м ²
02.Т.02.02	Электрощитовая	18.53 м ²
02.Т.03.01	Приточно-вытяжная вентилятор	77.40 м ²
02.Т.03.02	Вентилятор приточно-вытяжной защиты	37.51 м ²
02.Т.03.03	Электрощитовая	18.23 м ²
02.Л.02.01	Лестница	19.00 м ²
02.Л.07.01	Лестница	17.17 м ²
	Итого	3509.60 м²

Экспликация помещений		
Номер помеще...	Наименование	Площадь, м ²
Дымовая зона 3		
03.П.03.01	Помещение хранения автомобилей на 107 мест	3320.56 м ²
03.Ж.00.01	Лифтовый холл с подпором воздуха	11.87 м ²
03.Ж.00.02	Лифтовый холл с подпором воздуха	15.91 м ²
03.Т.00.01	И.П.	144.27 м ²
03.Т.01.01	Электрощитовая	12.98 м ²
03.Т.01.02	Электрощитовая	18.07 м ²
03.Т.02.01	Электрощитовая	14.03 м ²
03.Т.03.01	Конната хранения доп.оборудования	5.81 м ²
03.Т.03.02	Приточно-вытяжная вентилятор	79.52 м ²
03.Т.03.03	Конната расходных материалов	19.16 м ²
03.Т.03.04	Помещение уборочной техники	14.59 м ²
03.Л.03.01	Лестница	19.29 м ²
03.Л.04.01	Лестница	11.89 м ²
03.Л.05.01	Лестница	15.02 м ²
03.Л.06.01	Лестница	39.45 м ²
	Итого	3744.30 м²


Условные обозначения

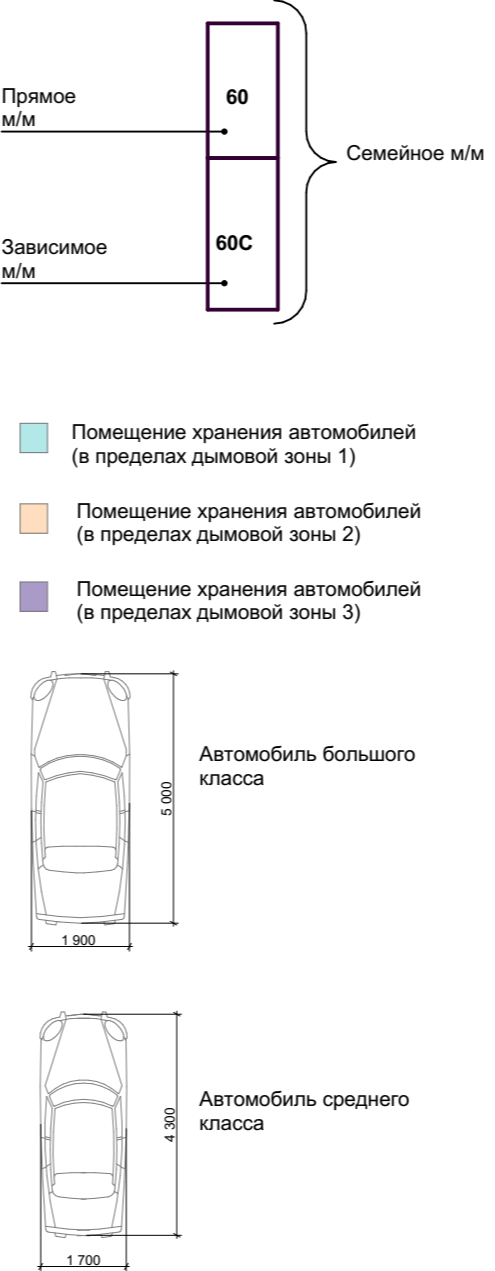

Площади помещений хранения автомобилей		
Наименование	Номер дымовой зоны	Площадь, м ²
Авгостоянка	1	2227.87
Авгостоянка	2	2843.96
Авгостоянка	3	3320.56
Итого		8392.39

Количество машиномест			
№ п/п	Класс м/м	Тип м/м	Количество, шт
1	Средний	Прямое	21
2	Средний	Зависимое	2
3	Большой	Прямое	221
4	Большой	Зависимое	17
5	Итого		261

Схема расположения квартала №3

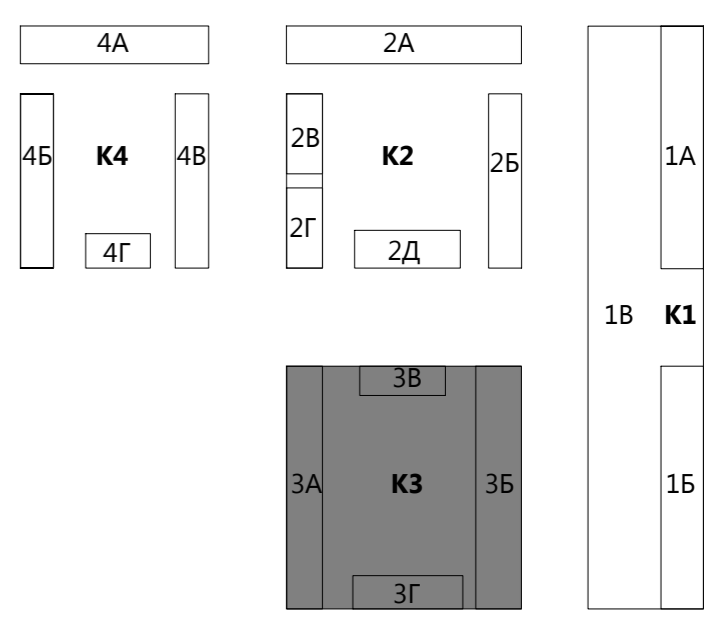

±0.000 = 176.600

943П/16-2-АР3

Многофункциональный жилой и общественно-деловой комплекс по адресу: г. Москва, САО, Дмитровское шоссе, квартал между Яхромским проездом и улицей 800-летия Москвы

2-й этап. Квартал № 3

Гаражеграфия подземная автостоянка на от. -6.600

1 : 200

Им. Кол.ч.	Лист	Модок	Подл.	Дата
Разработал	Агашете			
Проверил	Быкова			
ГИП	Каюмов			
ГАП	Быкова			
Н.контроль	Филиппова			
Рук.маст.	Успенский			

Стадия Лист Листов

П 1

РЕЗЕРВ

СОГЛАСОВАНО:

СС
ЗО
ТХ

КР
ОВ
ВК

Взам. инв. №

Подпись и дата

Инв. № подл.